


CORTE Esc 1/400

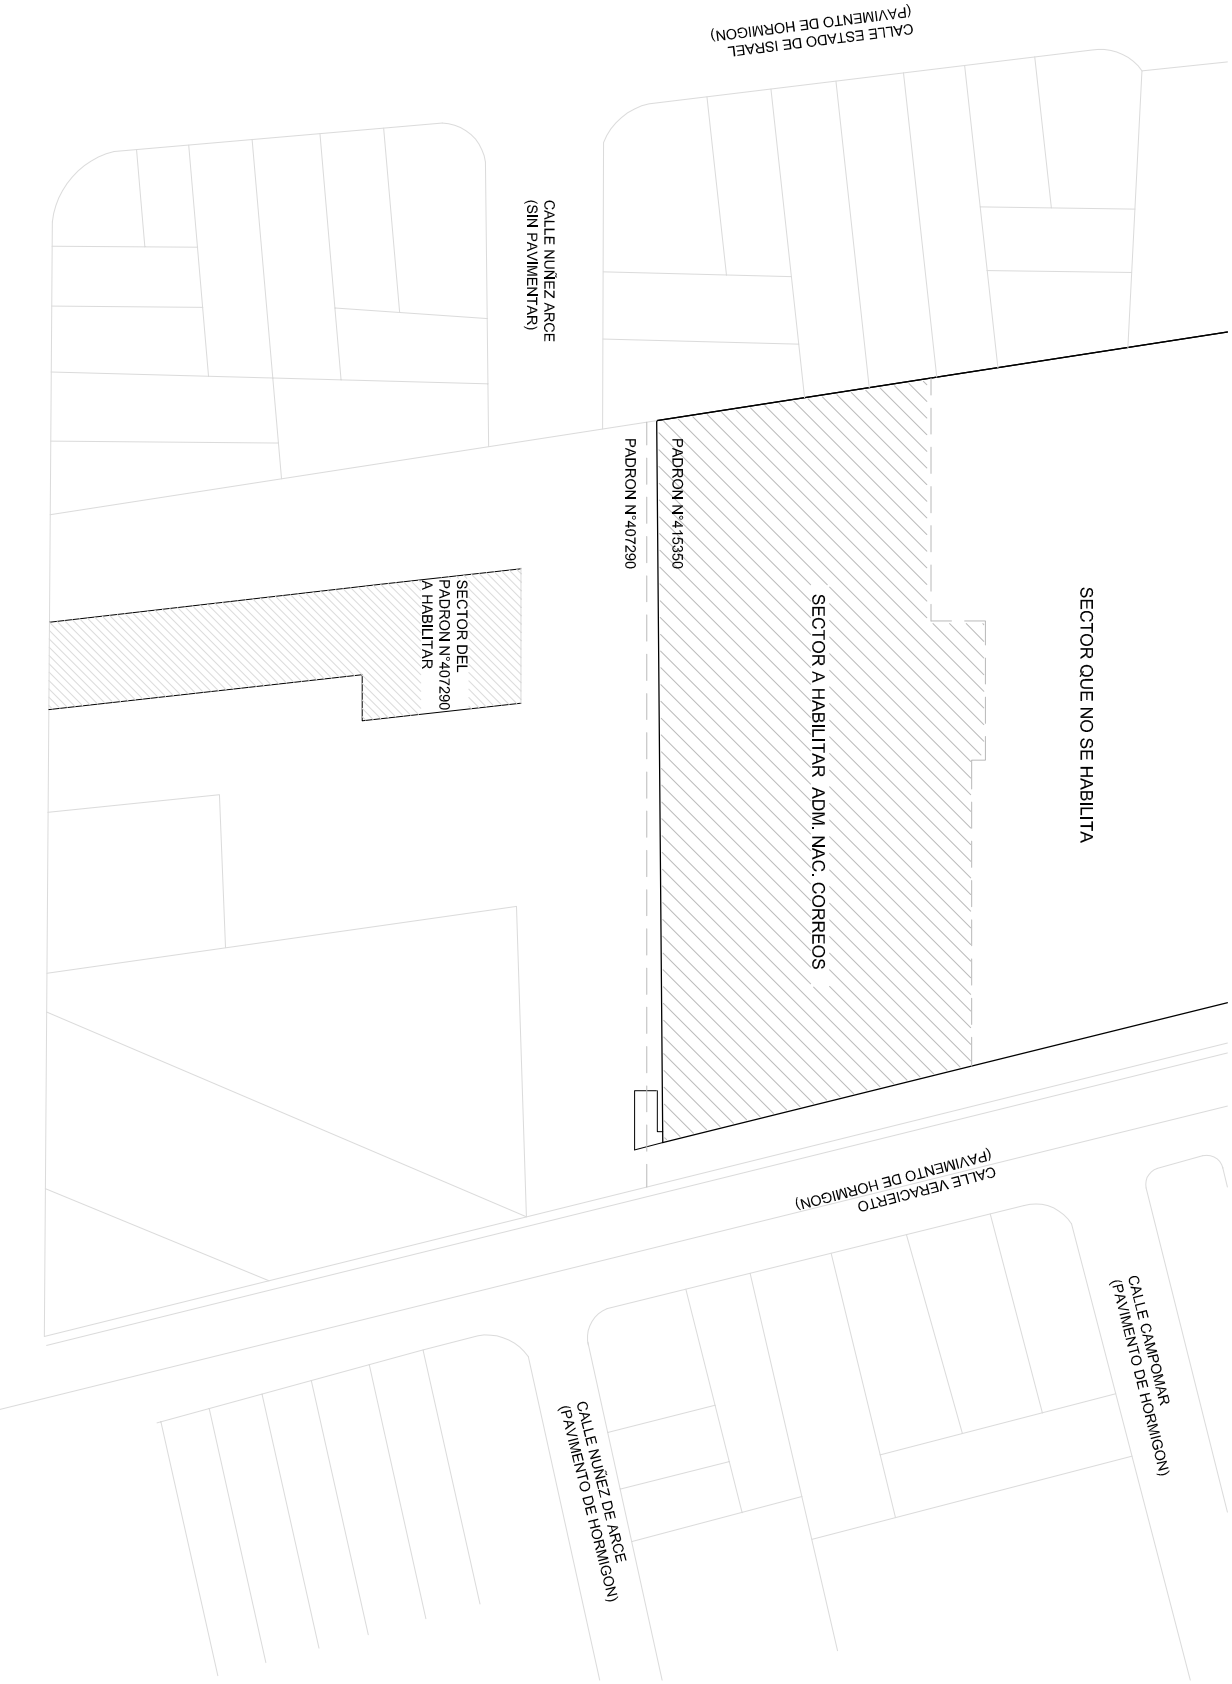

PLANTA DE UBICION Esc 1/2000

<div><div><div><div></div></div><div><div>CORREO</div><div>URUGUAYO</div></div></div><div>INFRAESTRUCTURA EDICIA</div></div>	HABILITACION DE BOMBEROS		DESTINO: Hub lógistico (industria y depósito)		NIVEL: Planta Alta		N° LAMINA: 01
	CATEGORIA:		DIRECCION: Veraciero 2663		PADRON: 415350		AREA CONSTRUIDA: 5763m2
	USUARIO: Administración Nacional de Correos		ESCALA: 1:400		TECNICO:		ALTURA: 5.00mt
							FECHA: 08/19